

01 PLANTA DE SITUAÇÃO
Escala: 1/1500



PREFEITURA MUNICIPAL DE JAGUARÃO
Secretaria de Planejamento e Urbanismo

PROJETO DE REVITALIZAÇÃO DA ÁREA DE ESPORTES MACKINLEY ROSA

PROJETO DE REFORMA - PLANTA DE SITUAÇÃO

RESPONSÁVEIS TÉCNICOS:

PREFEITURA:

Stella Harkins
Eng. Civil CREA 235968

Luiz Carlos Barreto
Secretário de Planejamento e Urbanismo

PRANCHA

01/07

PROJETO:

Stella Harkins


DATA:

Dezembro/2025



ESCALA:

INDICADA




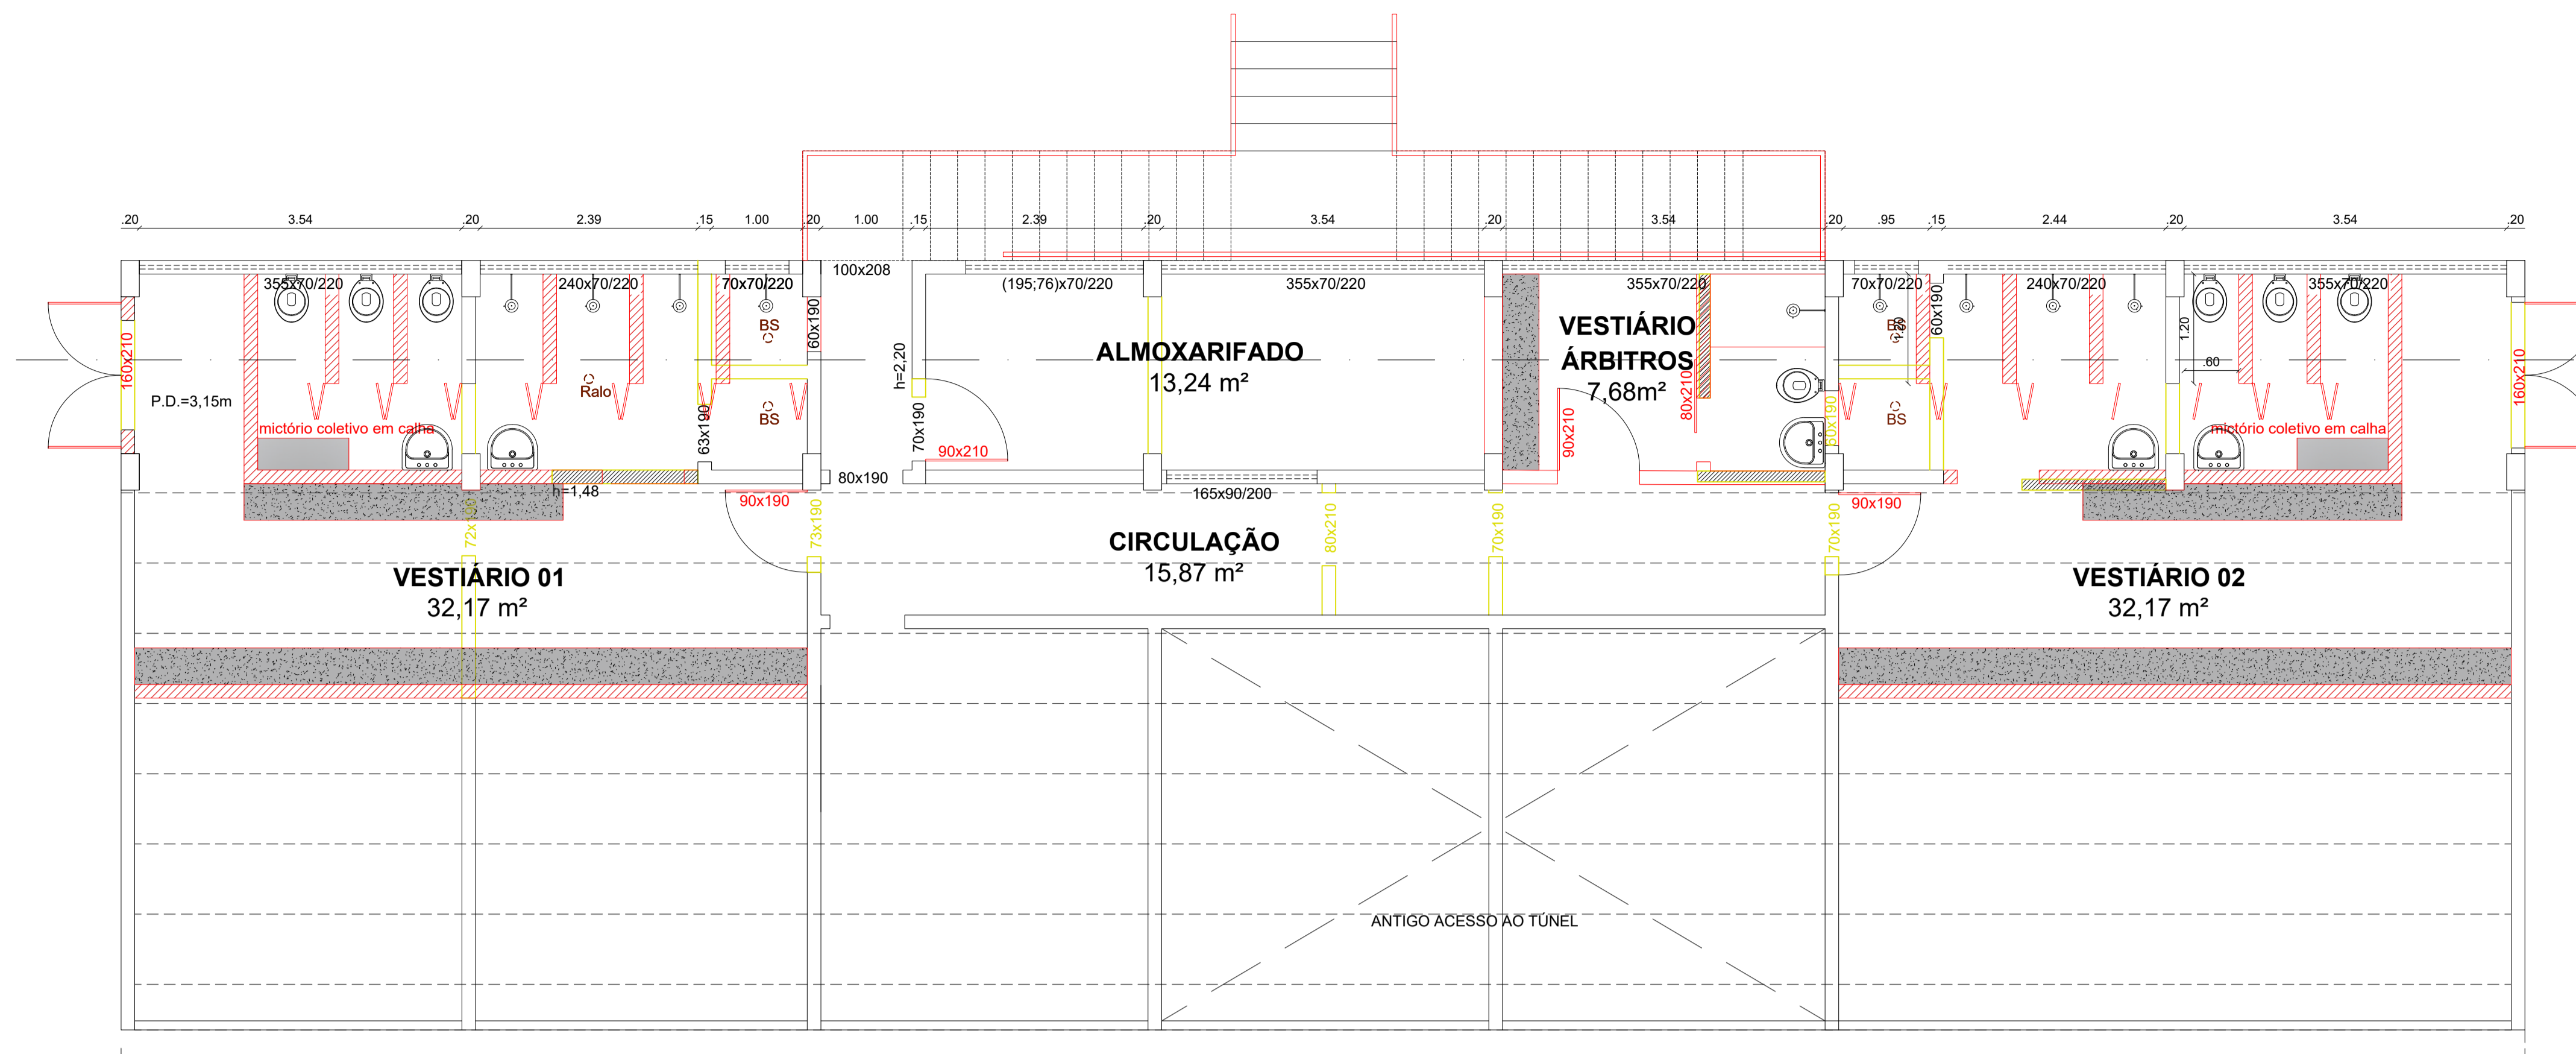

01 PLANTA BAIXA - Demolir/Construir
Escala: 1/50

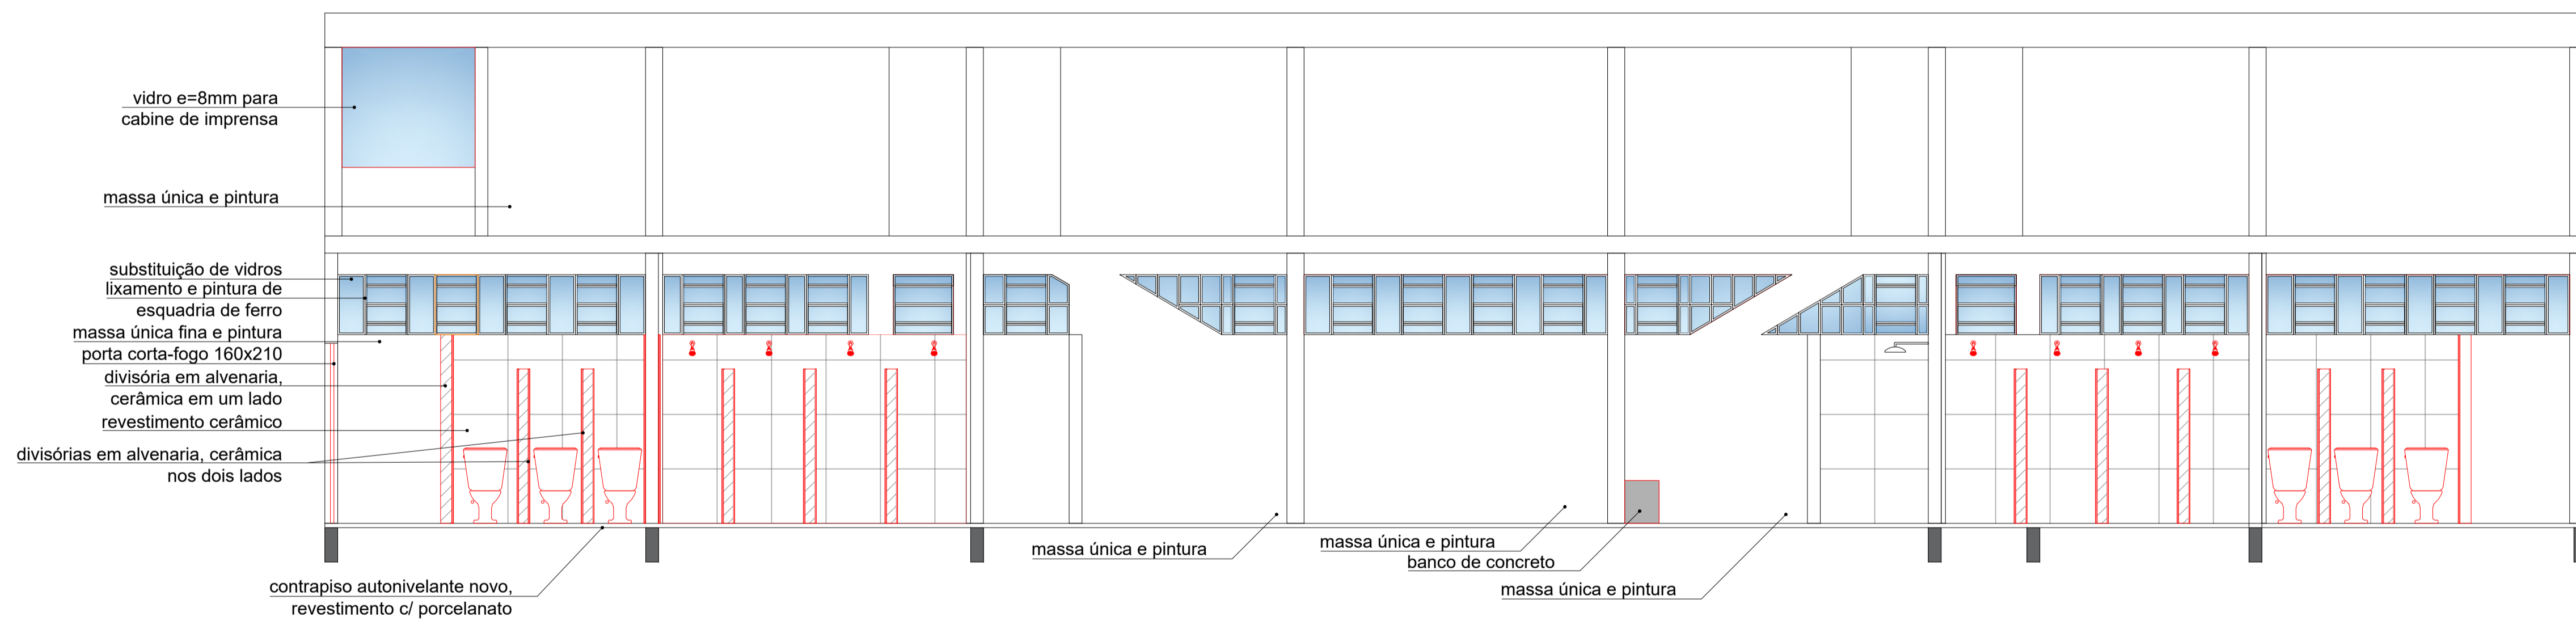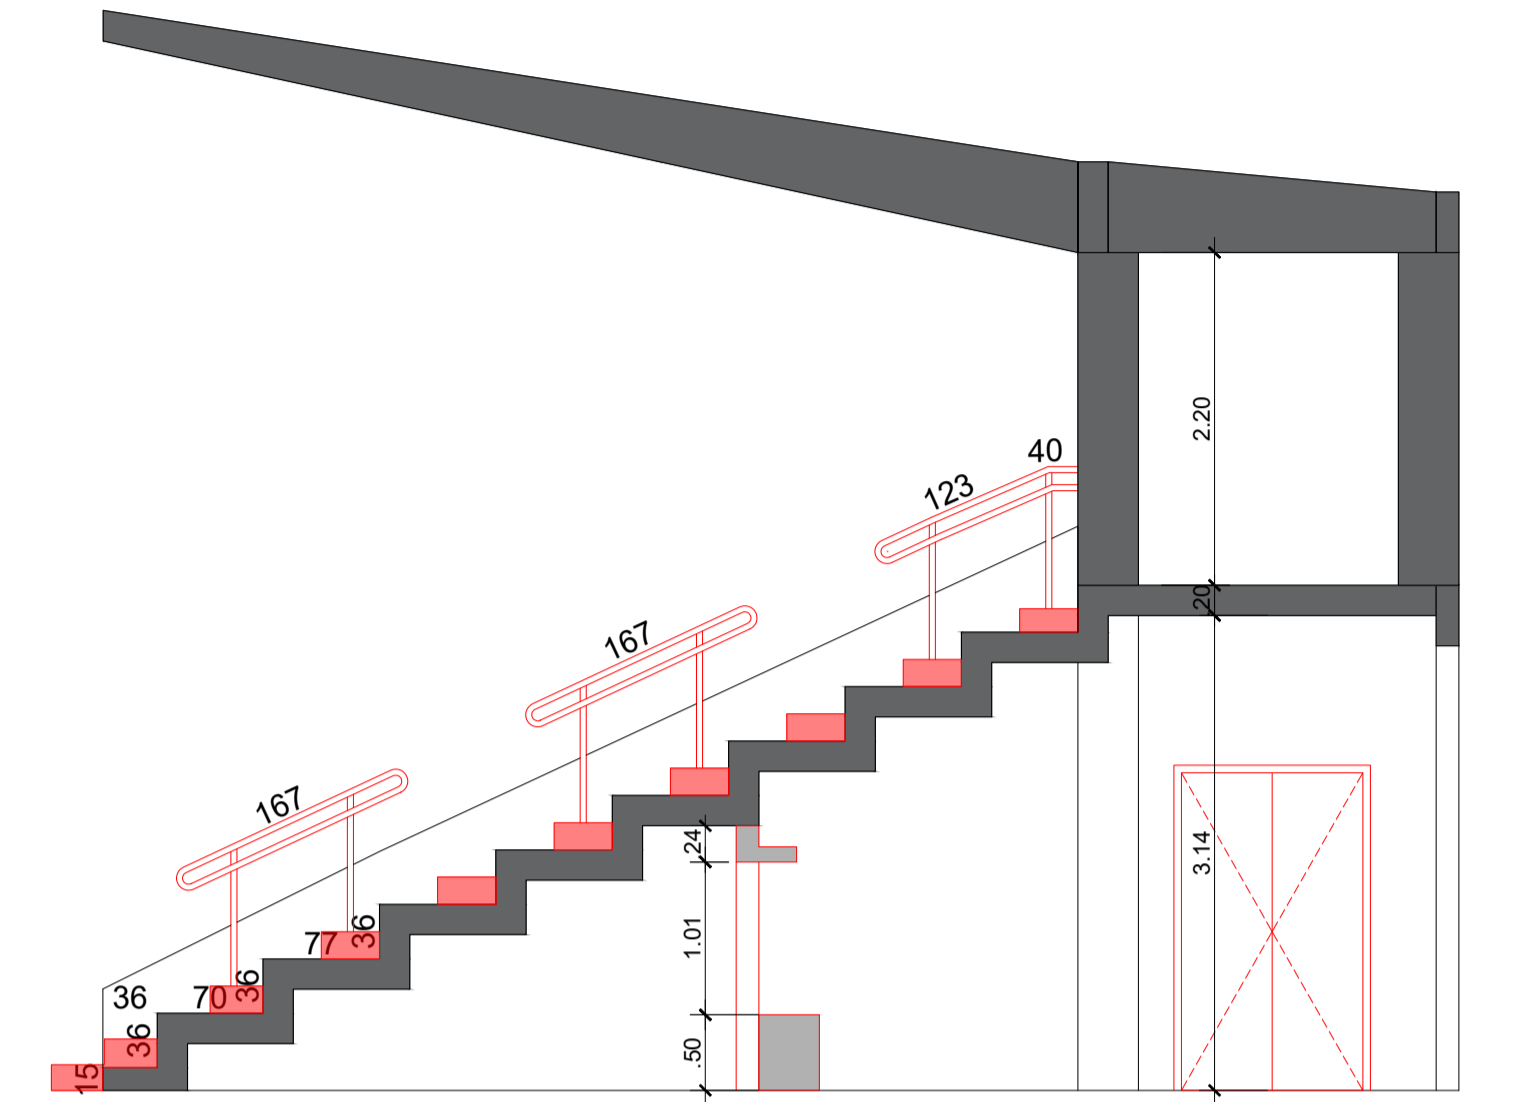


02 CORTE - Demolir/Construir
Escala: 1/50

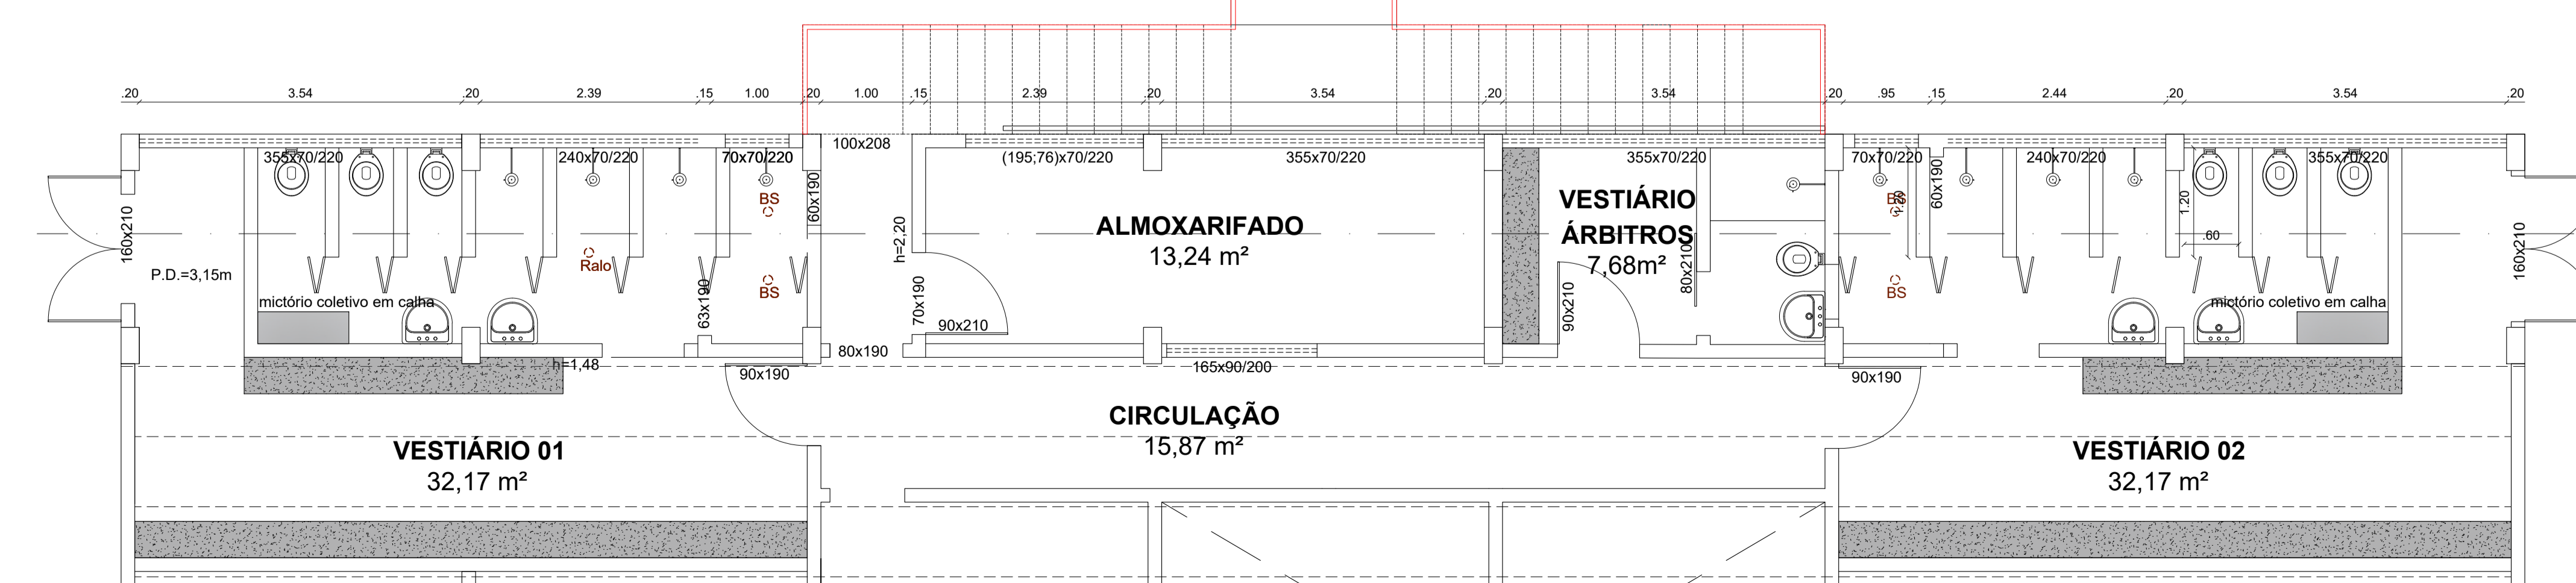


03 PLANTA BAIXA - Final
Escala: 1/50

| | | |
|---------------------------------------------------------------------------------------------------------------------------------------------------------------------------------|------------------------------------------------------------------------------------------|------------------------------------|
|  <p>PREFEITURA MUNICIPAL DE JAGUARÃO Secretaria de Planejamento e Urbanismo</p> | | |
| <p>PROJETO DE REVITALIZAÇÃO DA ÁREA DE ESPORTES MACKINLEY ROSA</p> | | |
| <p>PROJETO DE REFORMA - DEMOLIR/CONSTRUIR</p> | | |
| <p>RESPONSÁVEIS TÉCNICOS:</p> <p>Stella Harkins Eng. Civil CREA 235968</p> | <p>PREFEITURA:</p> <p>Luiz Carlos Barreto Secretário de Planejamento e Urbanismo</p> | <p>PRANCHA</p> <p>03/07</p> |
| <p>PROJETO:</p> <p>Stella Harkins</p> | <p>DATA:</p> <p>Dezembro/2024</p> | <p>ESCALA:</p> <p>INDICADA</p> |


Assessoria Técnica: Stella Harkins, Eng. Civil CREA 235968. Para verificar a validade dos assinaturas, acesse: https://rgp.jaguarao.rs.gov.br/verificador-assinaturas/

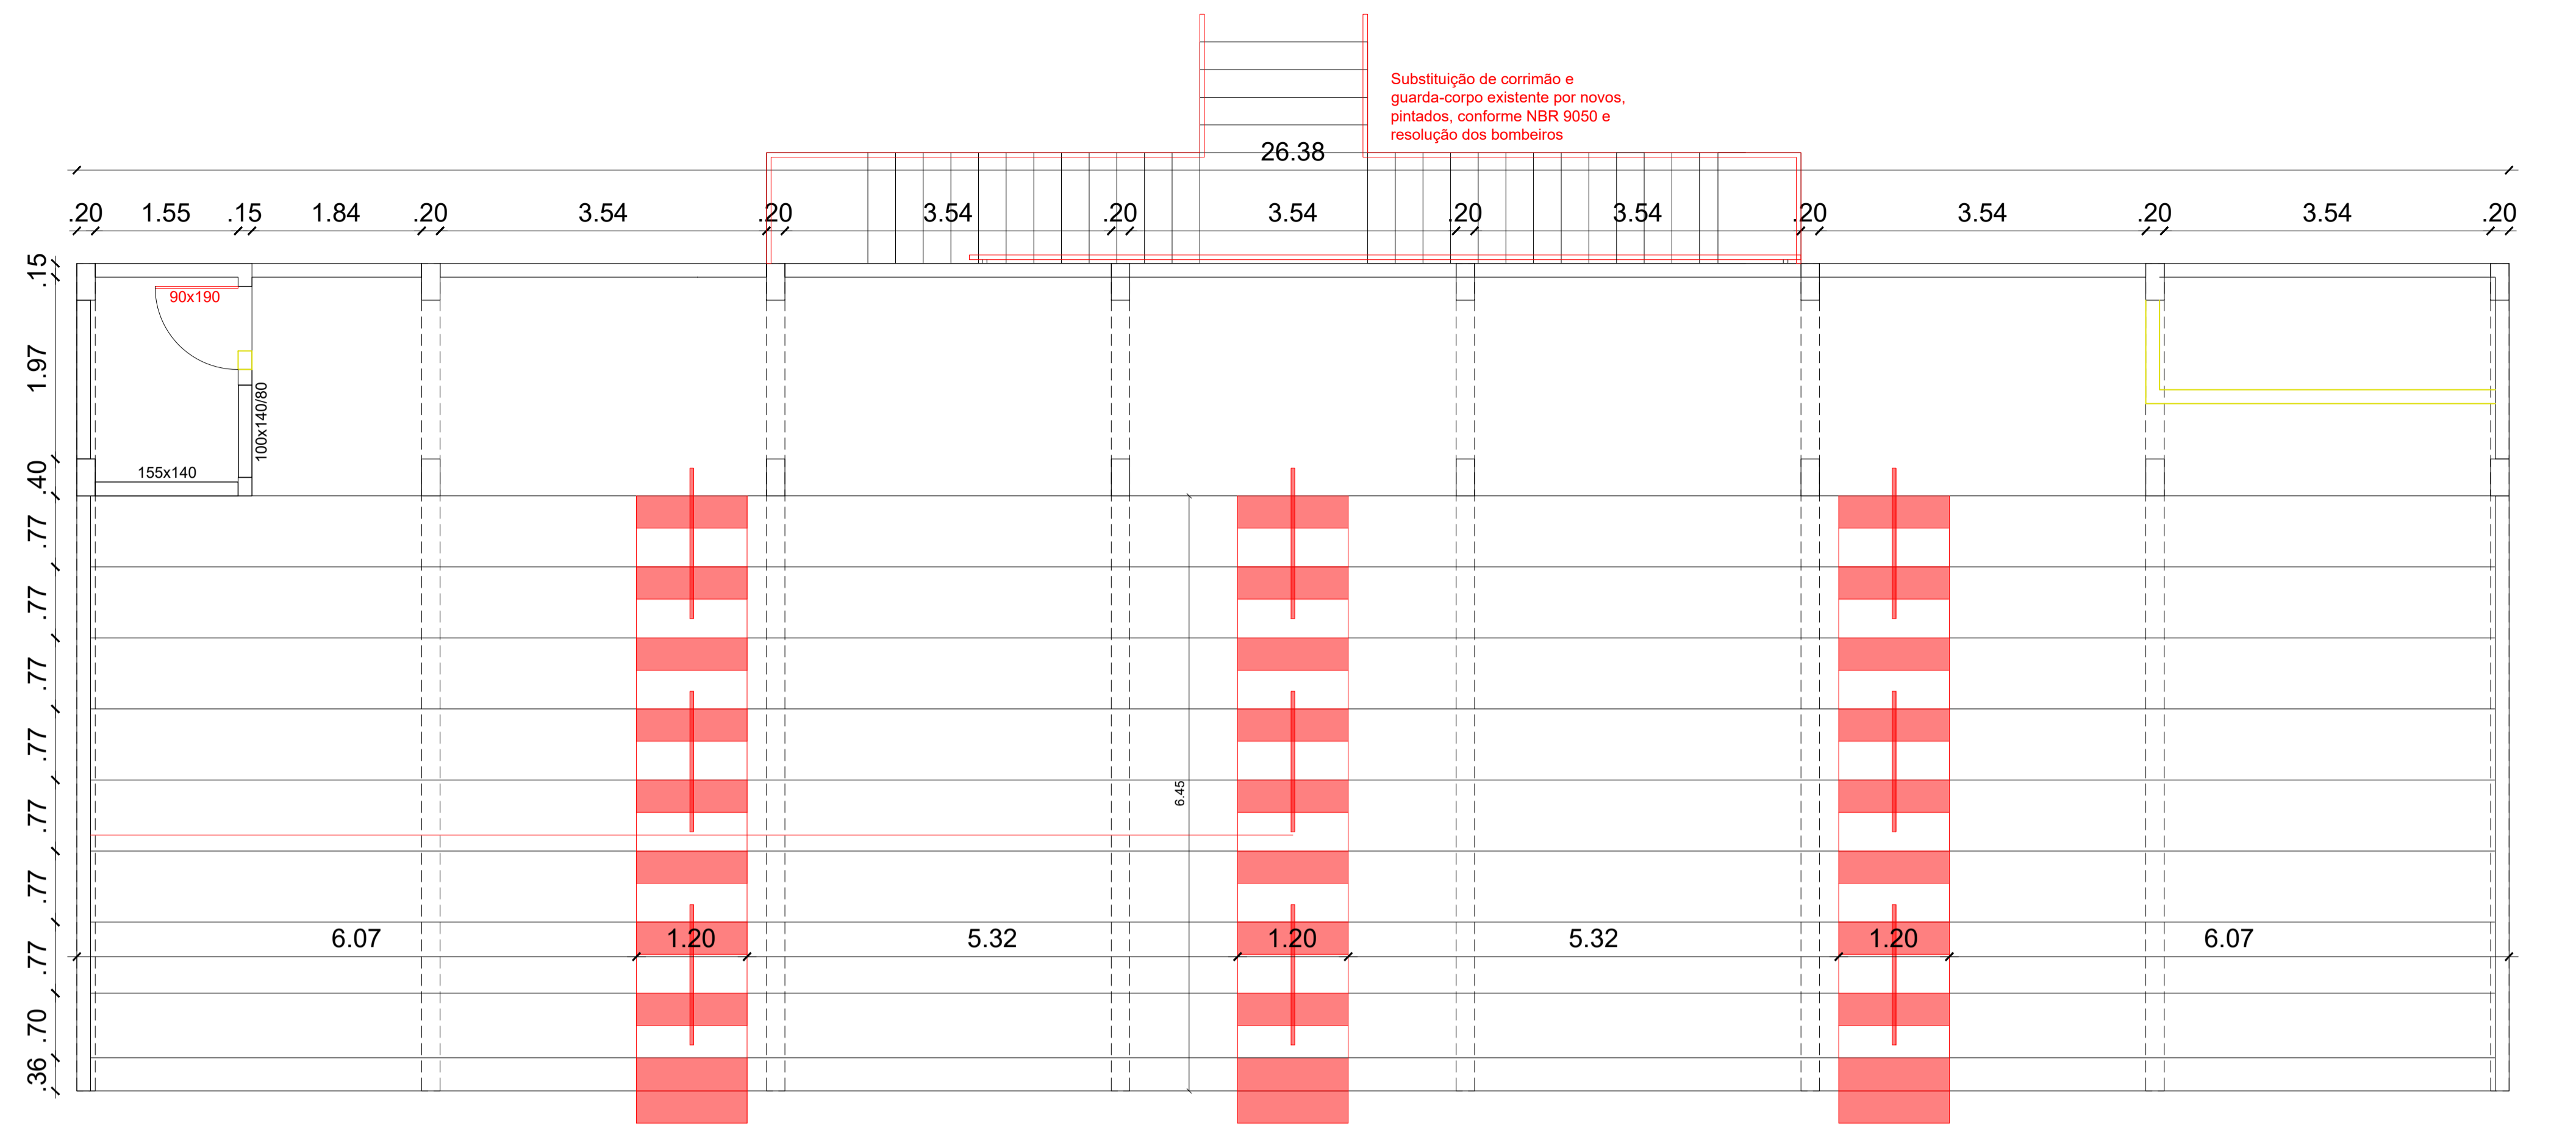


01 PLANTA BAIXA - Demolir/Construir - Arquibancada
Escala: 1/50

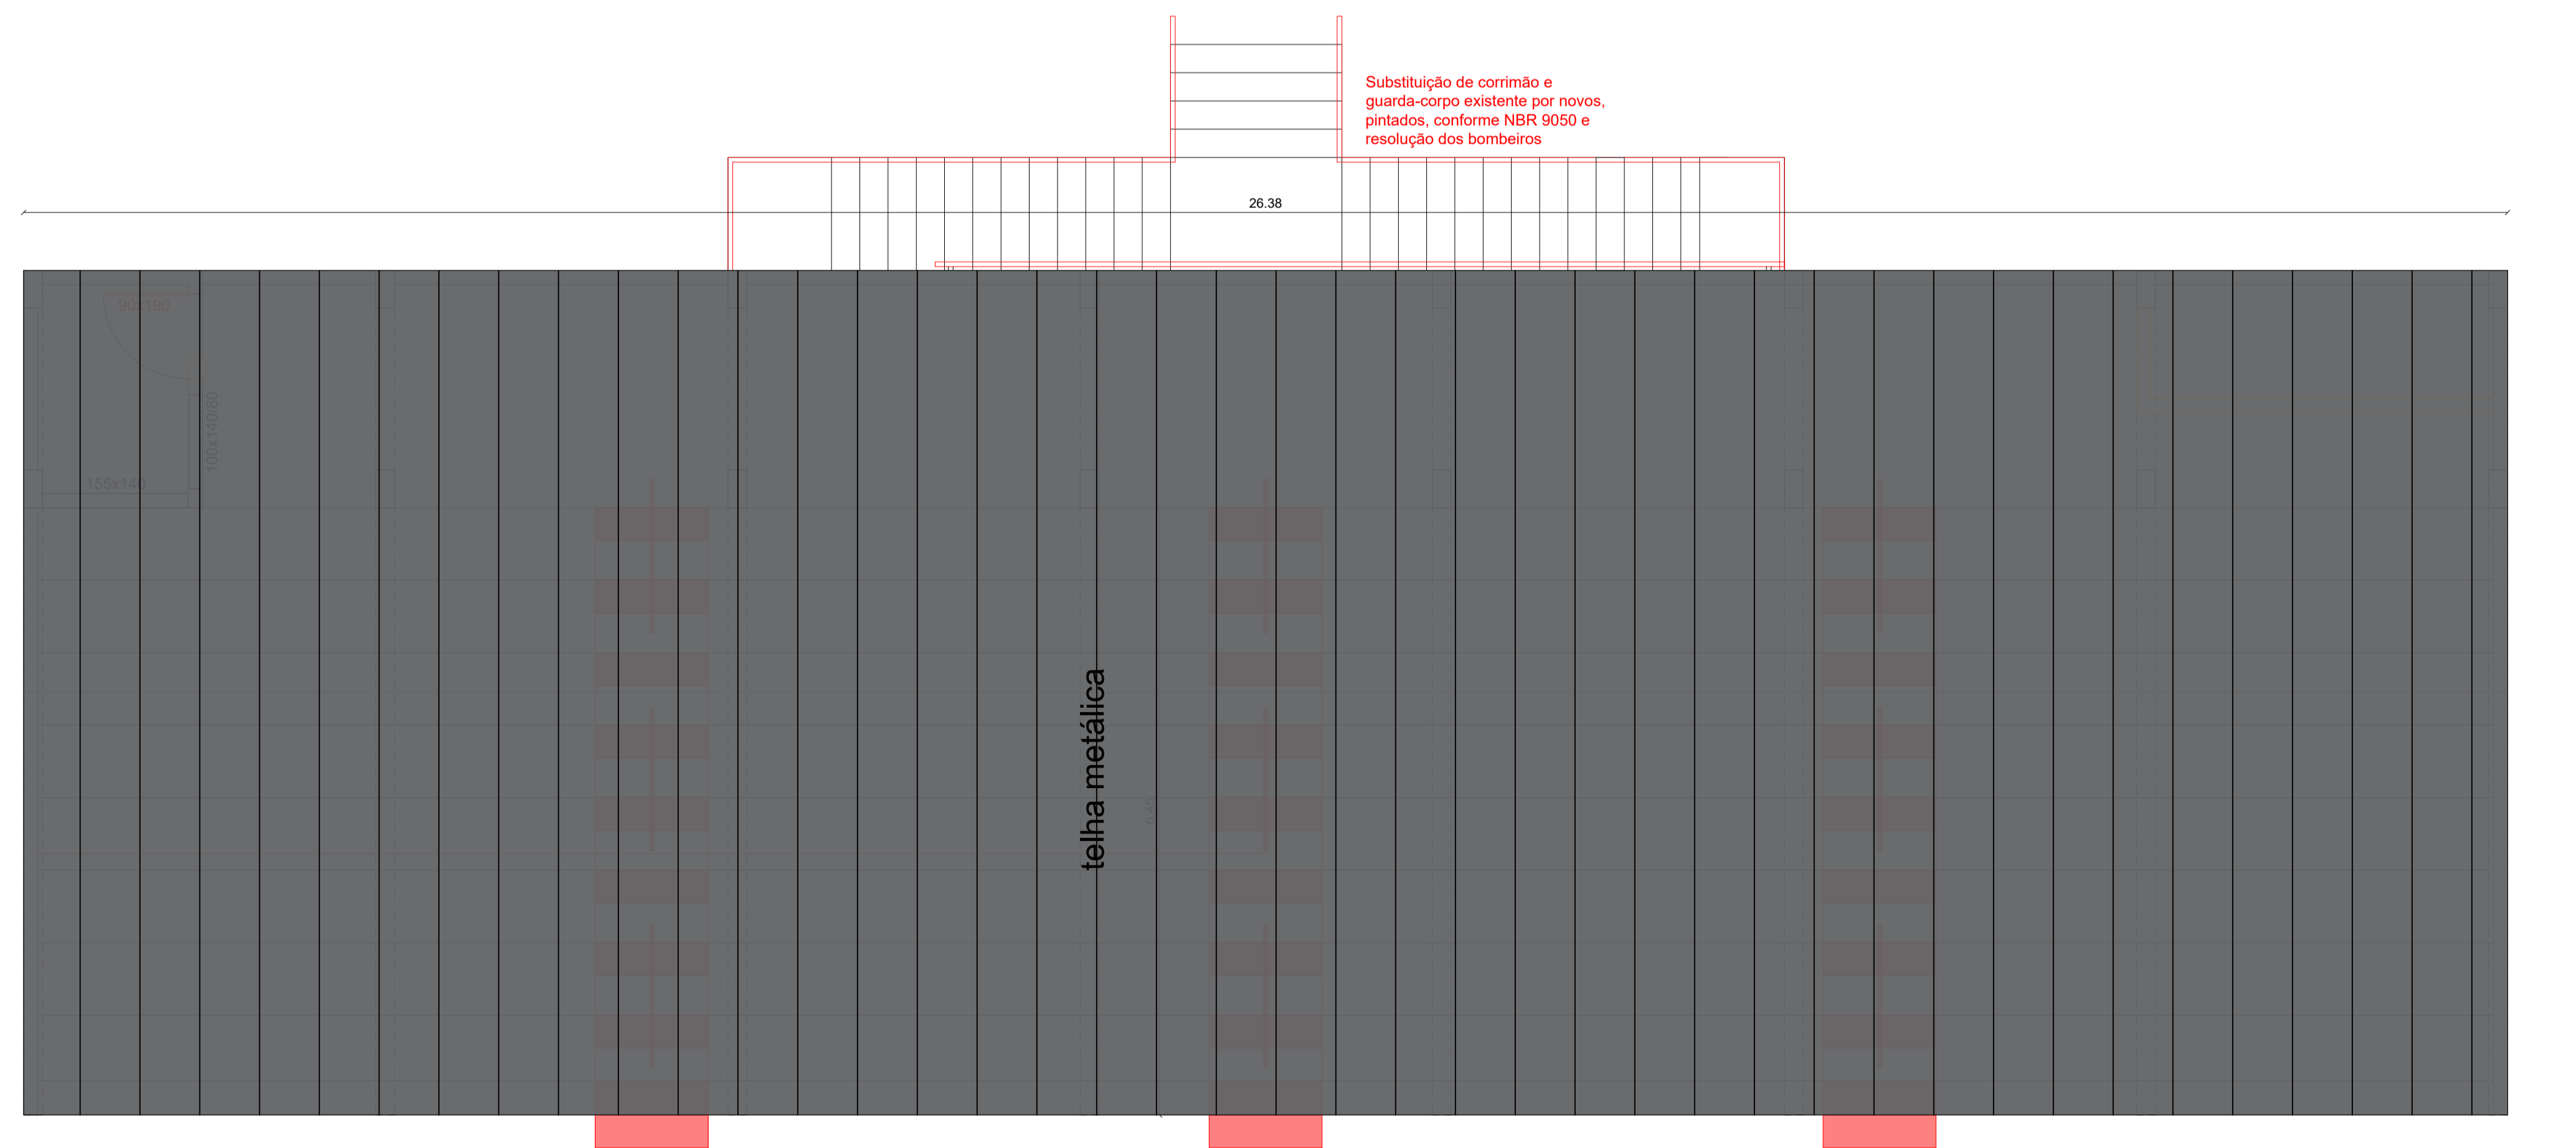

03 PLANTA DE COBERTURA - Final
Escala: 1/50


| | | |
|---------------------------------------------------------------------------------------------------------------------------------------------------------------------------------|------------------------------------------------------------------------------------------|------------------------------------|
|  <p>PREFEITURA MUNICIPAL DE JAGUARÃO Secretaria de Planejamento e Urbanismo</p> | | |
| <p>PROJETO DE REVITALIZAÇÃO DA ÁREA DE ESPORTES MACKINLEY ROSA</p> | | |
| <p>PROJETO DE REFORMA - DEMOLIR/CONSTRUIR</p> | | |
| <p>RESPONSÁVEIS TÉCNICOS:</p> <p>Stella Harkins Eng. Civil CREA 235968</p> | <p>PREFEITURA:</p> <p>Luiz Carlos Barreto Secretário de Planejamento e Urbanismo</p> | <p>PRANCHA</p> <p>04/07</p> |
| <p>PROJETO:</p> <p>Stella Harkins</p> | <p>DATA:</p> <p>Dezembro/2025</p> | <p>ESCALA:</p> <p>INDICADA</p> |

Assessoria Técnica: STELLA HARKINS CO. EMB. DE. JESUS & LUIZ CARLOS BARRETO
 Para verificar a validade dos assinaturas, acesse: https://jaguarao.mt.com.br/verificador-assinaturas/

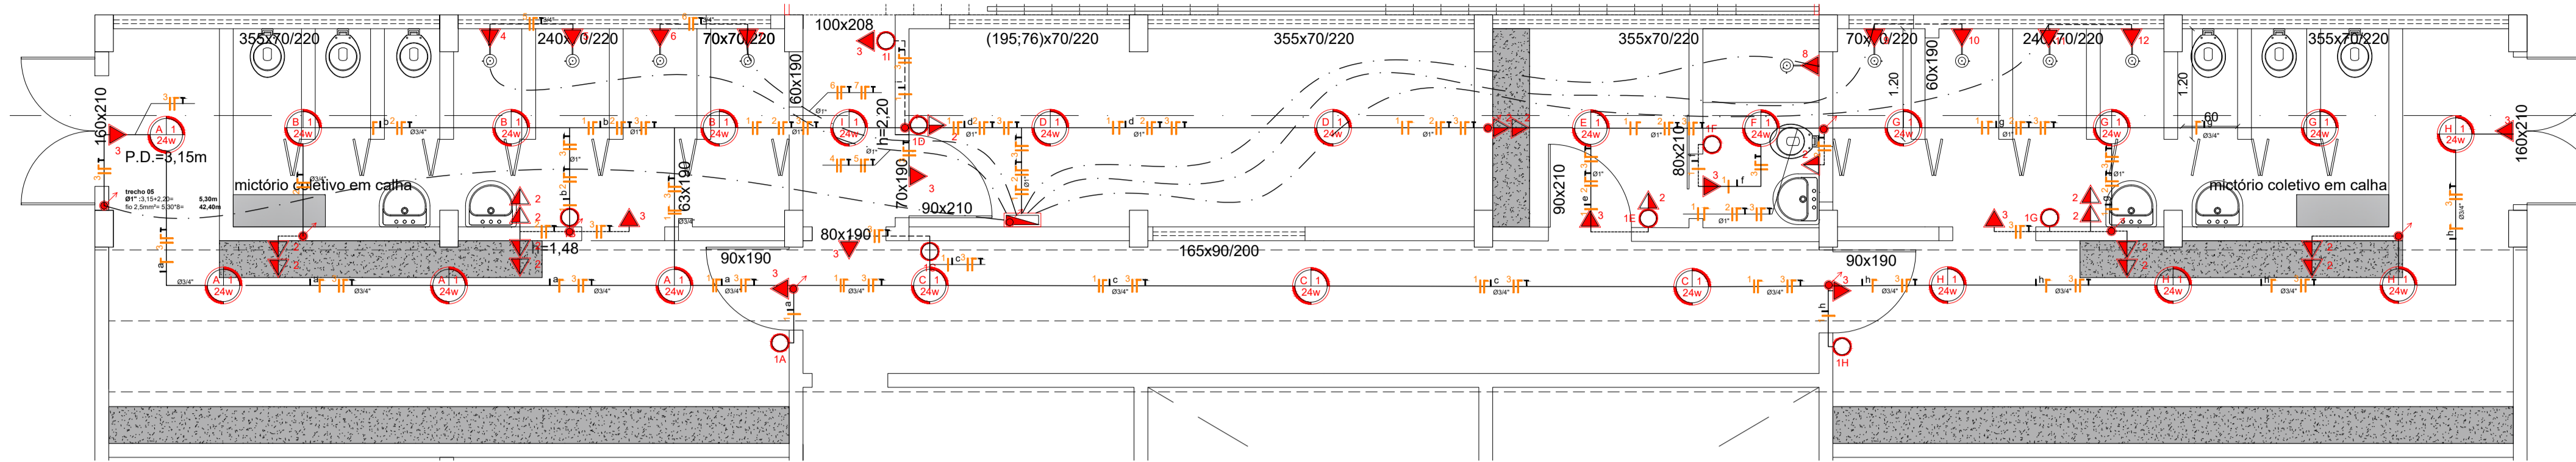

| CIRCUITO | DESCRIÇÃO | QUADRO DE CARGAS | | | | |
|--------------|----------------------------|------------------|------------|--------------|-----------|---------------|
| | | POTÊNCIA (W) | TENSÃO (V) | CORRENTE (A) | FIÔ (MMF) | DISJUNTOR (A) |
| 1 | Iluminação interna | 528 | 220 | 2,40 | 1,5 | 6 |
| 2 | Tomadas gerais | 1500 | 220 | 6,82 | 2,5 | 10 |
| 3 | Tomadas de emergência | 1200 | 220 | 5,45 | 2,5 | 10 |
| 4 | Chuveiro | 5500 | 220 | 25 | 6 | 32 |
| 5 | Chuveiro | 5500 | 220 | 25 | 6 | 32 |
| 6 | Chuveiro | 5500 | 220 | 25 | 6 | 32 |
| 7 | Chuveiro | 5500 | 220 | 25 | 6 | 32 |
| 8 | Chuveiro | 5500 | 220 | 25 | 6 | 32 |
| 9 | Chuveiro | 5500 | 220 | 25 | 6 | 32 |
| 10 | Chuveiro | 5500 | 220 | 25 | 6 | 32 |
| 11 | Chuveiro | 5500 | 220 | 25 | 6 | 32 |
| 12 | Chuveiro | 5500 | 220 | 25 | 6 | 32 |
| 13 | Iluminação externa | 2474 | 220 | 11,25 | 2,5 | 10 |
| 14 | Tomadas cabine de imprensa | 1400 | 220 | 6,36 | 2,5 | 10 |
| TOTAL | | 56602 | | | | |

01 PROJETO ELÉTRICO - Vestiários
Escala: 1/50

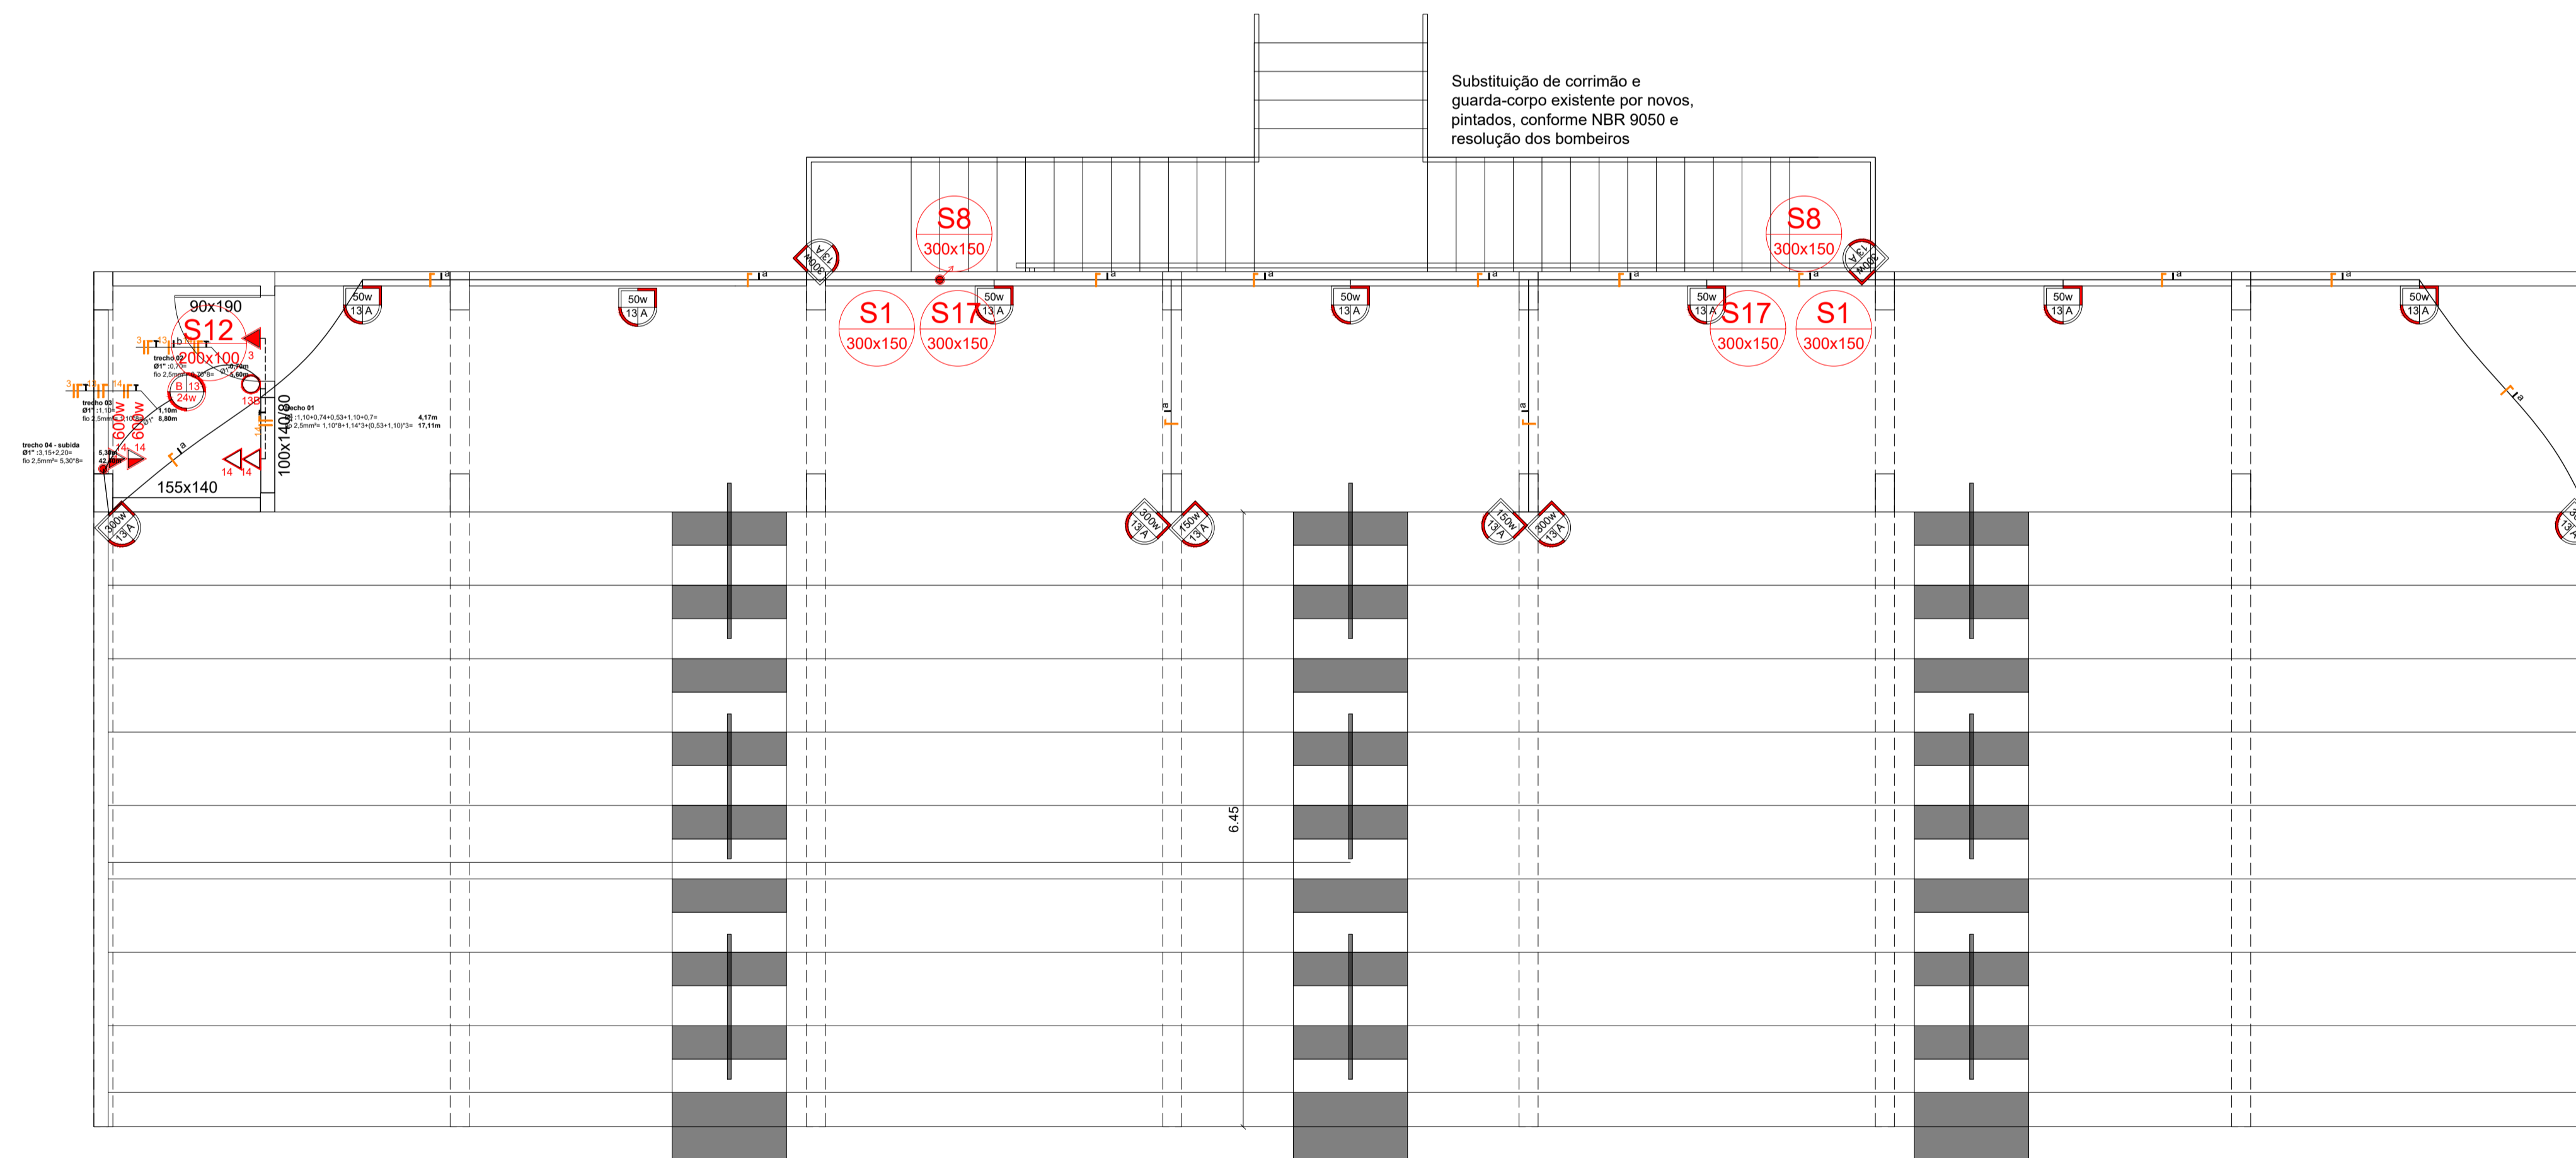

02 PROJETO ELÉTRICO - Arquibancada
Escala: 1/50




PREFEITURA MUNICIPAL DE JAGUARÃO
Secretaria de Planejamento e Urbanismo

PROJETO DE REVITALIZAÇÃO DA ÁREA DE ESPORTES MACKINLEY ROSA


PROJETO DE REFORMA - ELÉTRICO

| | | |
|---------------------------------------------------------|------------------------------------------------------------------------------|---------------------|
| RESPONSÁVEIS TÉCNICOS: | PREFEITURA: | PRANCHA |
| Stella Harkins <small>Eng. Civil CREA 235968</small> | Luiz Carlos Barreto <small>Secretário de Planejamento e Urbanismo</small> | 05/07 |
| PROJETO: Stella Harkins | DATA: Dezembro/2025 | ESCALA: INDICADA |


Assessoria Técnica: STELLA HARKINS - Eng. Civil CREA 235968 - Rua: ... Para verificar a validade dos assinaturas, acesse: https://pwa.jaguarao.rs.gov.br/verificador-assinaturas/

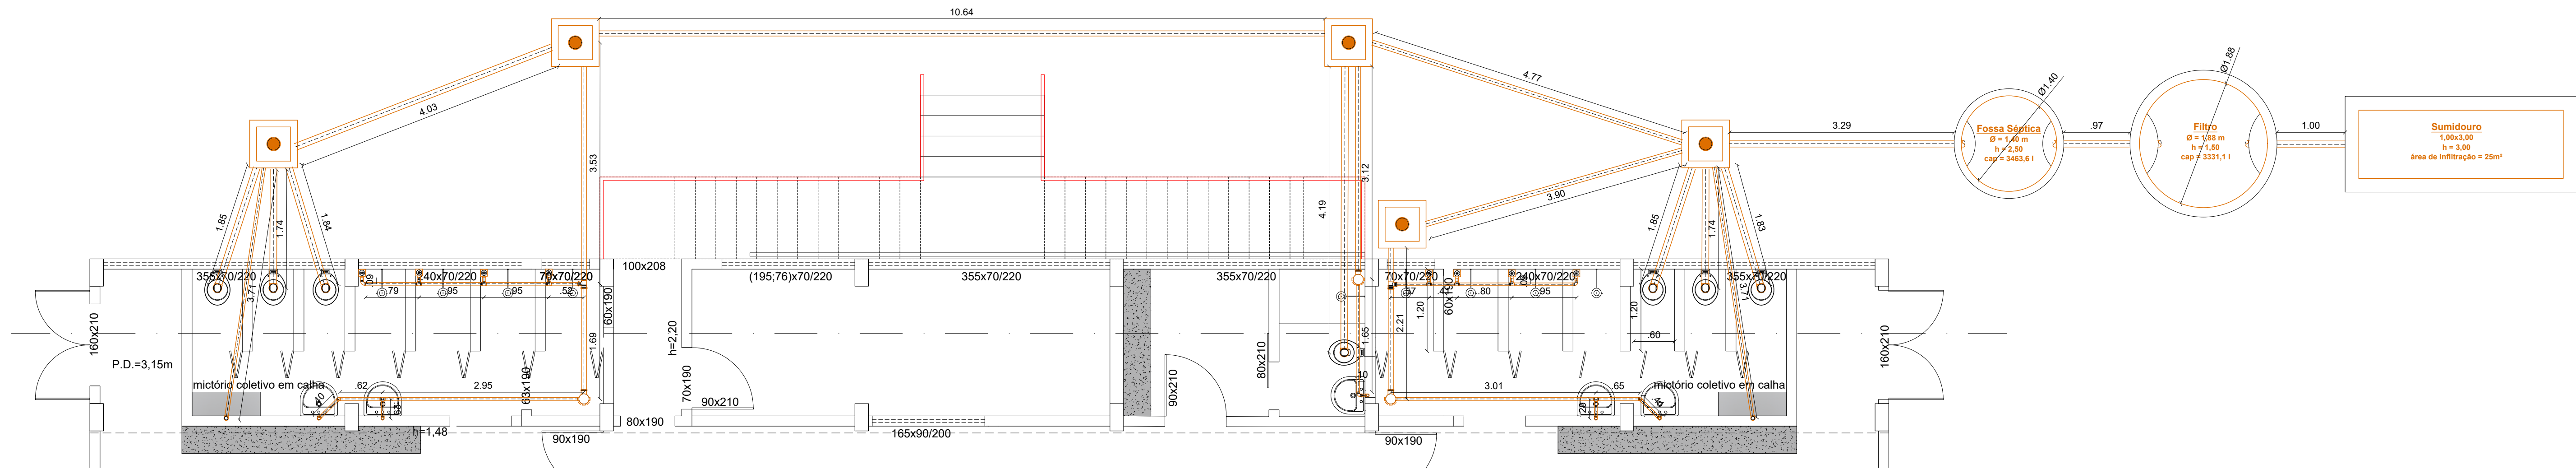

01 PROJETO ESGOTO SANITÁRIO - Vestiários
Escala: 1/50

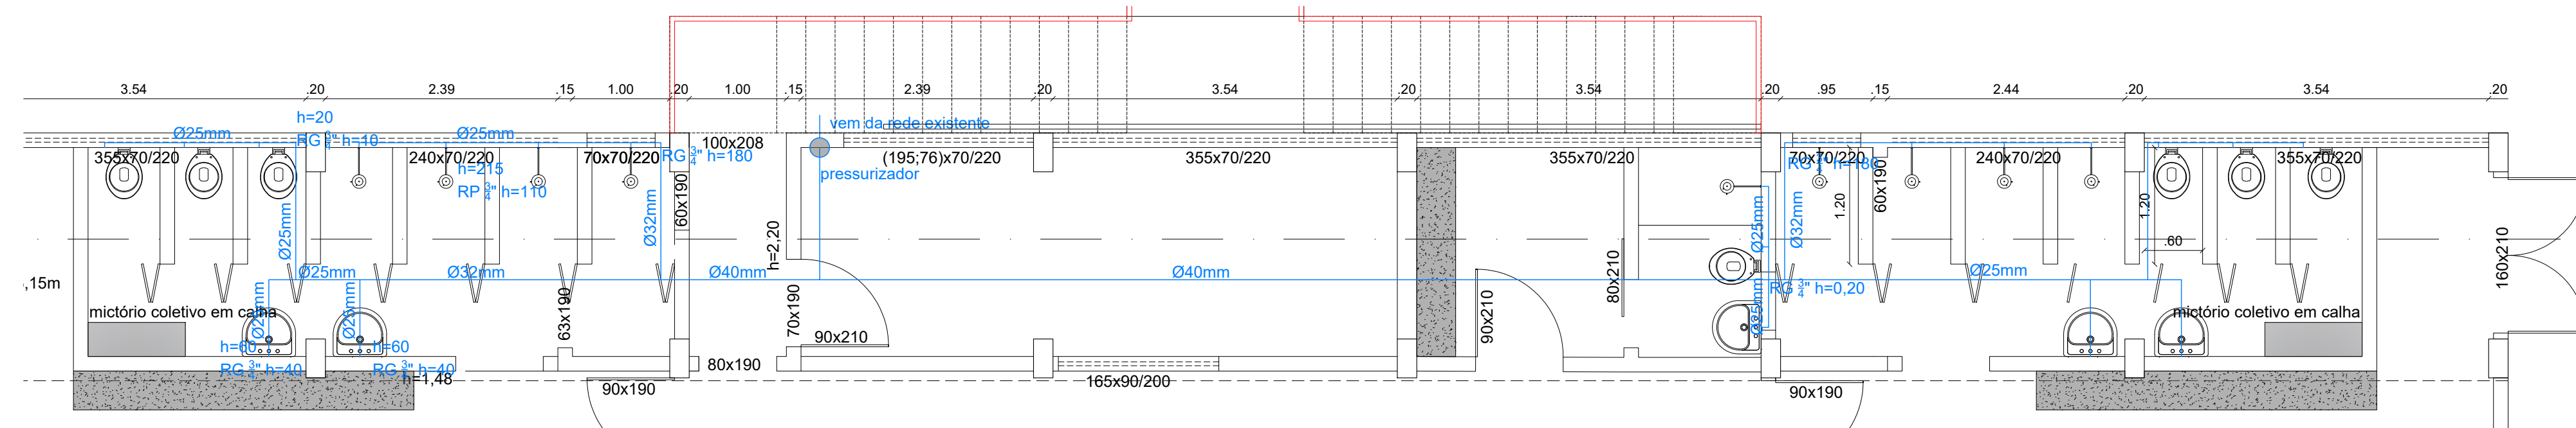

01 PROJETO ÁGUA FRIA - Vestiários
Escala: 1/50

| | | |
|---------------------------------------------------------------------------------------------------------------------------------------------------------------------------------|------------------------------------------------------------------------------------------|------------------------------------|
|  <p>PREFEITURA MUNICIPAL DE JAGUARÃO Secretaria de Planejamento e Urbanismo</p> | | |
| <p>PROJETO DE REVITALIZAÇÃO DA ÁREA DE ESPORTES MACKINLEY ROSA</p> | | |
| <p>PROJETO DE REFORMA - ELÉTRICO</p> | | |
| <p>RESPONSÁVEIS TÉCNICOS:</p> <p>Stella Harkins Eng. Civil CREA 235968</p> | <p>PREFEITURA:</p> <p>Luiz Carlos Barreto Secretário de Planejamento e Urbanismo</p> | <p>PRANCHA</p> <p>06/07</p> |
| <p>PROJETO:</p> <p>Stella Harkins</p> | <p>DATA:</p> <p>Dezembro/2025</p> | <p>ESCALA:</p> <p>INDICADA</p> |



VERIFICAÇÃO DAS ASSINATURAS



Código para verificação: E686-FA61-FC98-8F38

Este documento foi assinado digitalmente pelos seguintes signatários nas datas indicadas:

- ✓ STELLA HARKINS GUEDES DE JESUS (CPF 034.253.030-58) em 09/02/2026 14:38:42 GMT-03:00
Papel: Parte
Emitido por: Sub-Autoridade Certificadora 1Doc (Assinatura 1Doc)

- ✓ LUIZ CARLOS BARRETO (CPF 260.660.840-20) em 18/02/2026 16:39:47 GMT-03:00
Papel: Parte
Emitido por: Sub-Autoridade Certificadora 1Doc (Assinatura 1Doc)

Para verificar a validade das assinaturas, acesse a Central de Verificação por meio do link:

<https://jaguarao.1doc.com.br/verificacao/E686-FA61-FC98-8F38>