



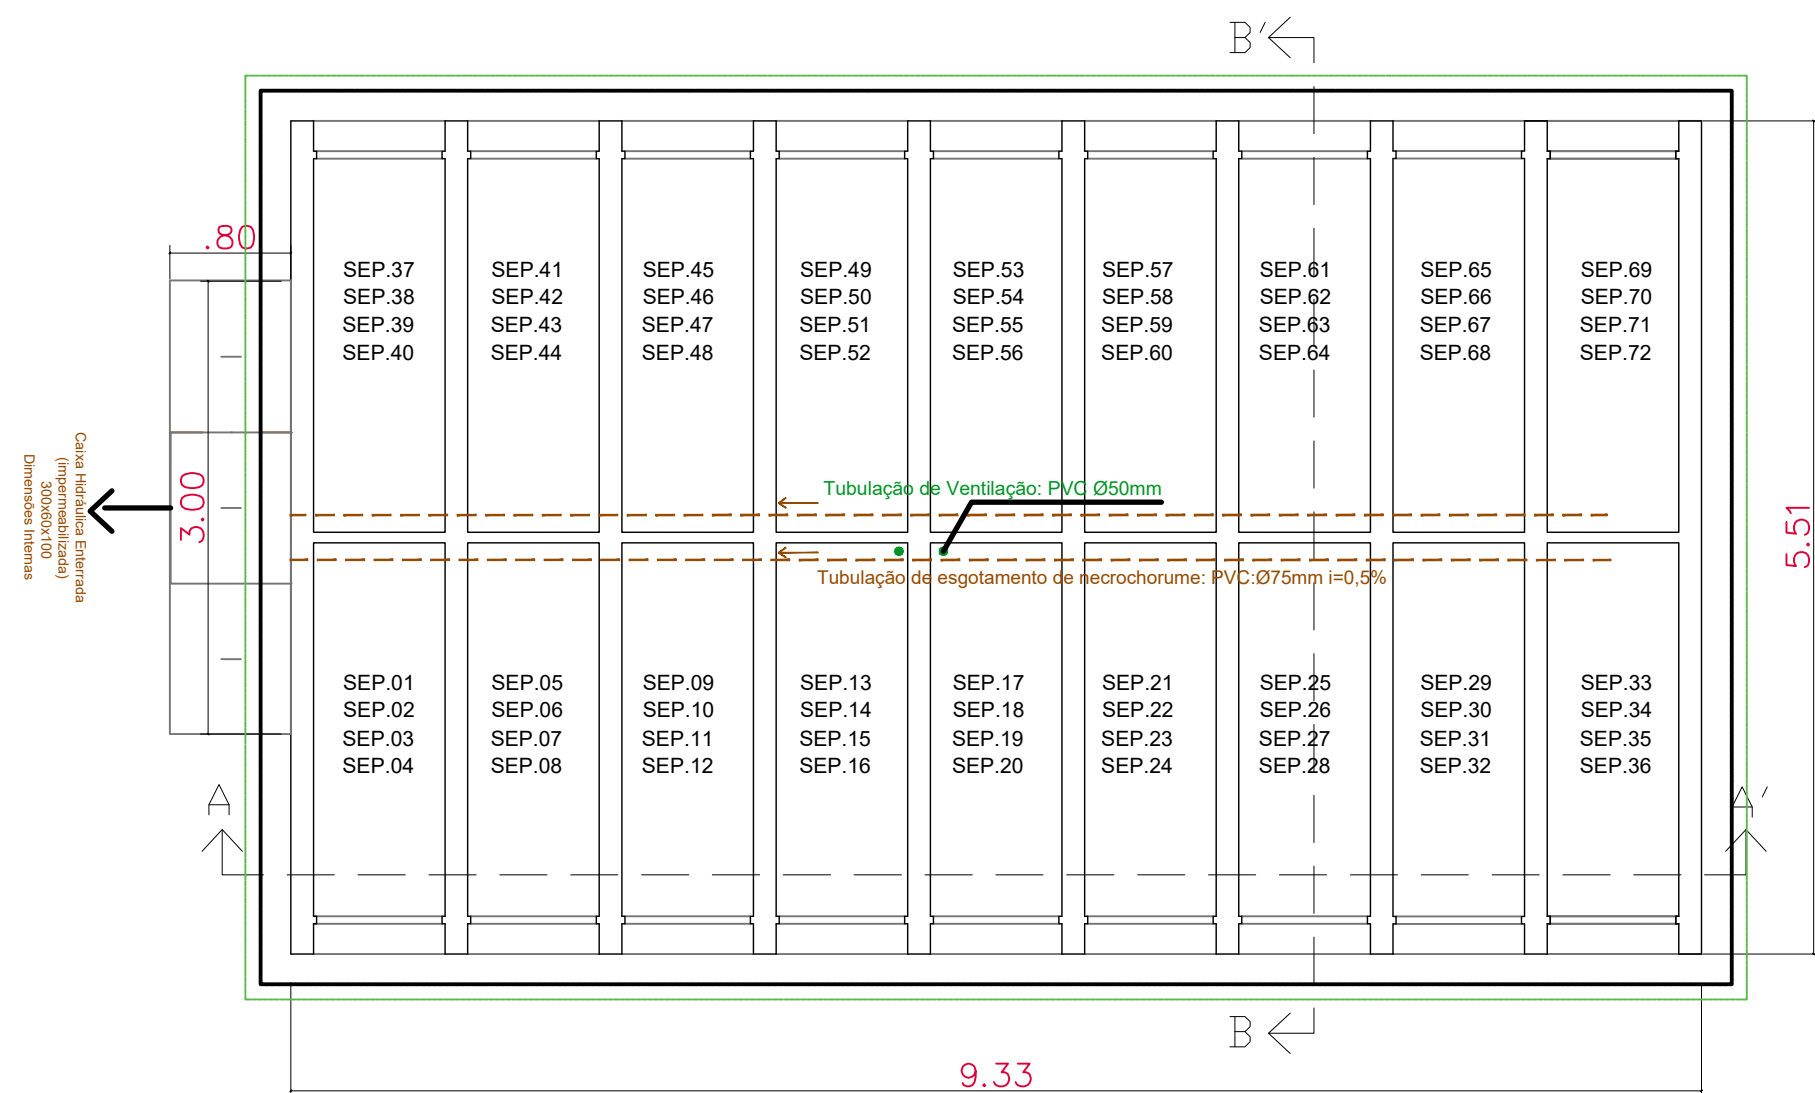


PLANTA BAIXA - Esgotamento de Necrochorume e Ventilação
Escala: 1:50

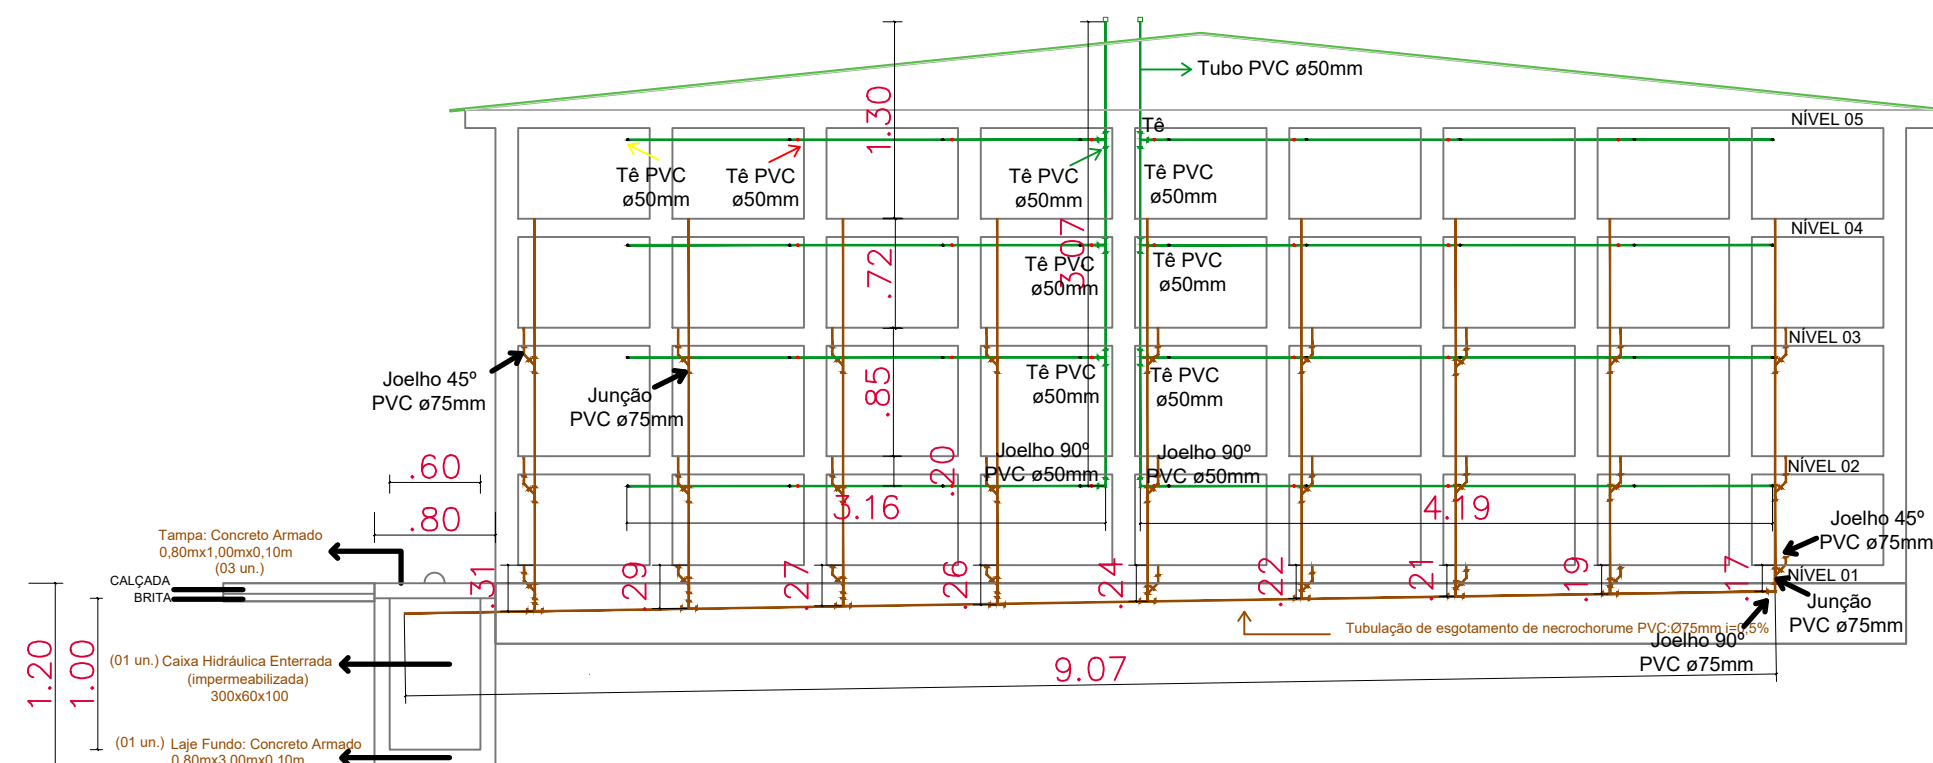

QUANTITATIVO DE MATERIAIS - NECROCHORUME Ø75mm		QUANTITATIVO DE MATERIAIS - VENTILAÇÃO Ø50mm	
Joelho 45° PVC ø75mm	(9un*3linhas)*2lados= 54un	Joelho 90° PVC ø50mm	2un
Tê PVC ø75mm	(8un*2lados)= 16un	Tê PVC ø50mm	16unx4linhas=64un+6un= 70un
Junção PVC ø75mm	(9un*3linhas)*2lados= 54un	Tubo PVC ø50mm	((3.16+4.19)*4un)+(3.07*2un)+(0.10*36un)= 29.4+6.14+3.6= 39.14m
Tubo PVC ø75mm	((2.46+2.48+2.50+2.51+2.53+2.55+2.56+2.58+2.60+9.07)*2lados)+(27un*0.25m*2lados))= ((31.84m*2lados)+(13.5m)) 77.18m	CAP PVC ø50mm	2un
Joelho 90° PVC ø75mm	(1un*2lados)= 2un		

CORTE AA - Esgotamento de Necrochorume e Ventilação
Escala: 1:50

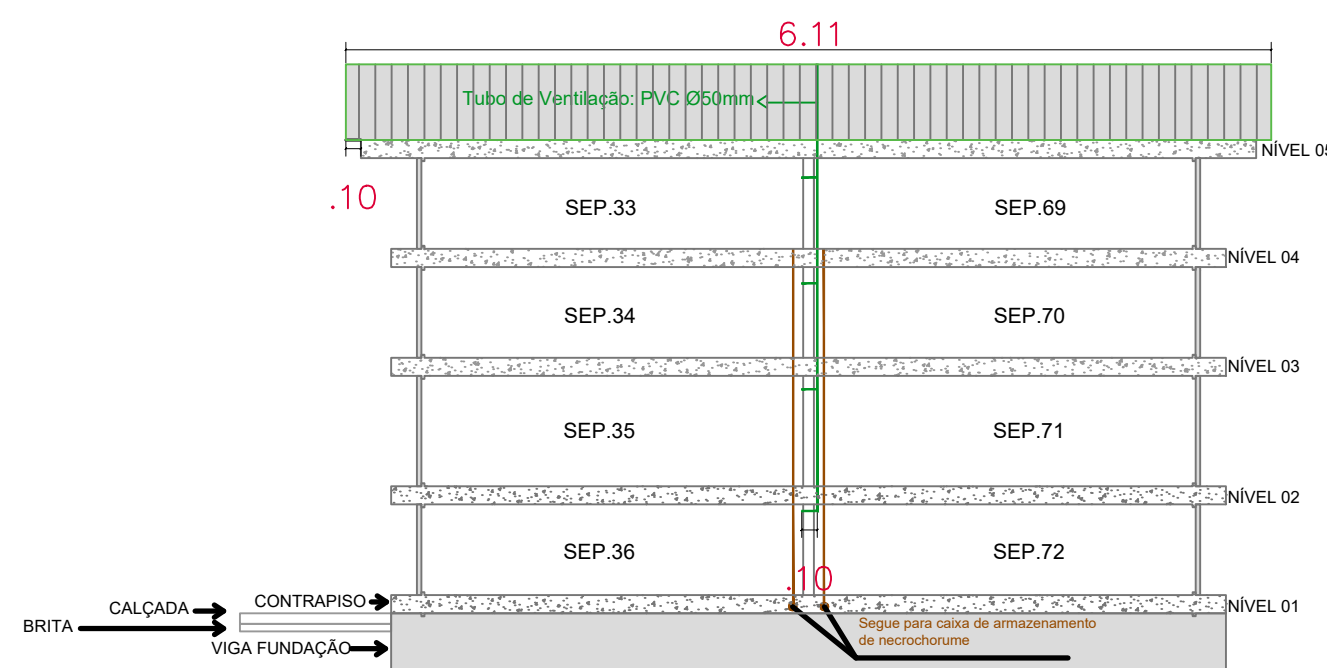

CORTE BB - Esgotamento de Necrochorume e Ventilação
Escala: 1:50



PREFEITURA MUNICIPAL DE JAGUARÃO
Secretaria de Planejamento e Urbanismo

MELHORIAS E AMPLIAÇÃO NO CEMITÉRIO MUNICIPAL
Construção de 2 Bloco de Sepulturas -144 un
Caminho Santos Dumont s/nº, Jaguarão RS

PLANTA BAIXA E CORTES - NECROCHORUME E VENTILAÇÃO
Bloco 6 e 7 - 144 un Sepulturas

RESPONSÁVEL TÉCNICO:

PREFEITURA:

Camila Alonso
Eng. Civil CREA 569381-0

Luiz Carlos Barreto
Secretário de Planejamento e Urbanismo

PROJETO:
Camila Alonso

DATA:
mar/2026

PRANCHA:

04/05

ESCALA:
INDICADA